


Všemily

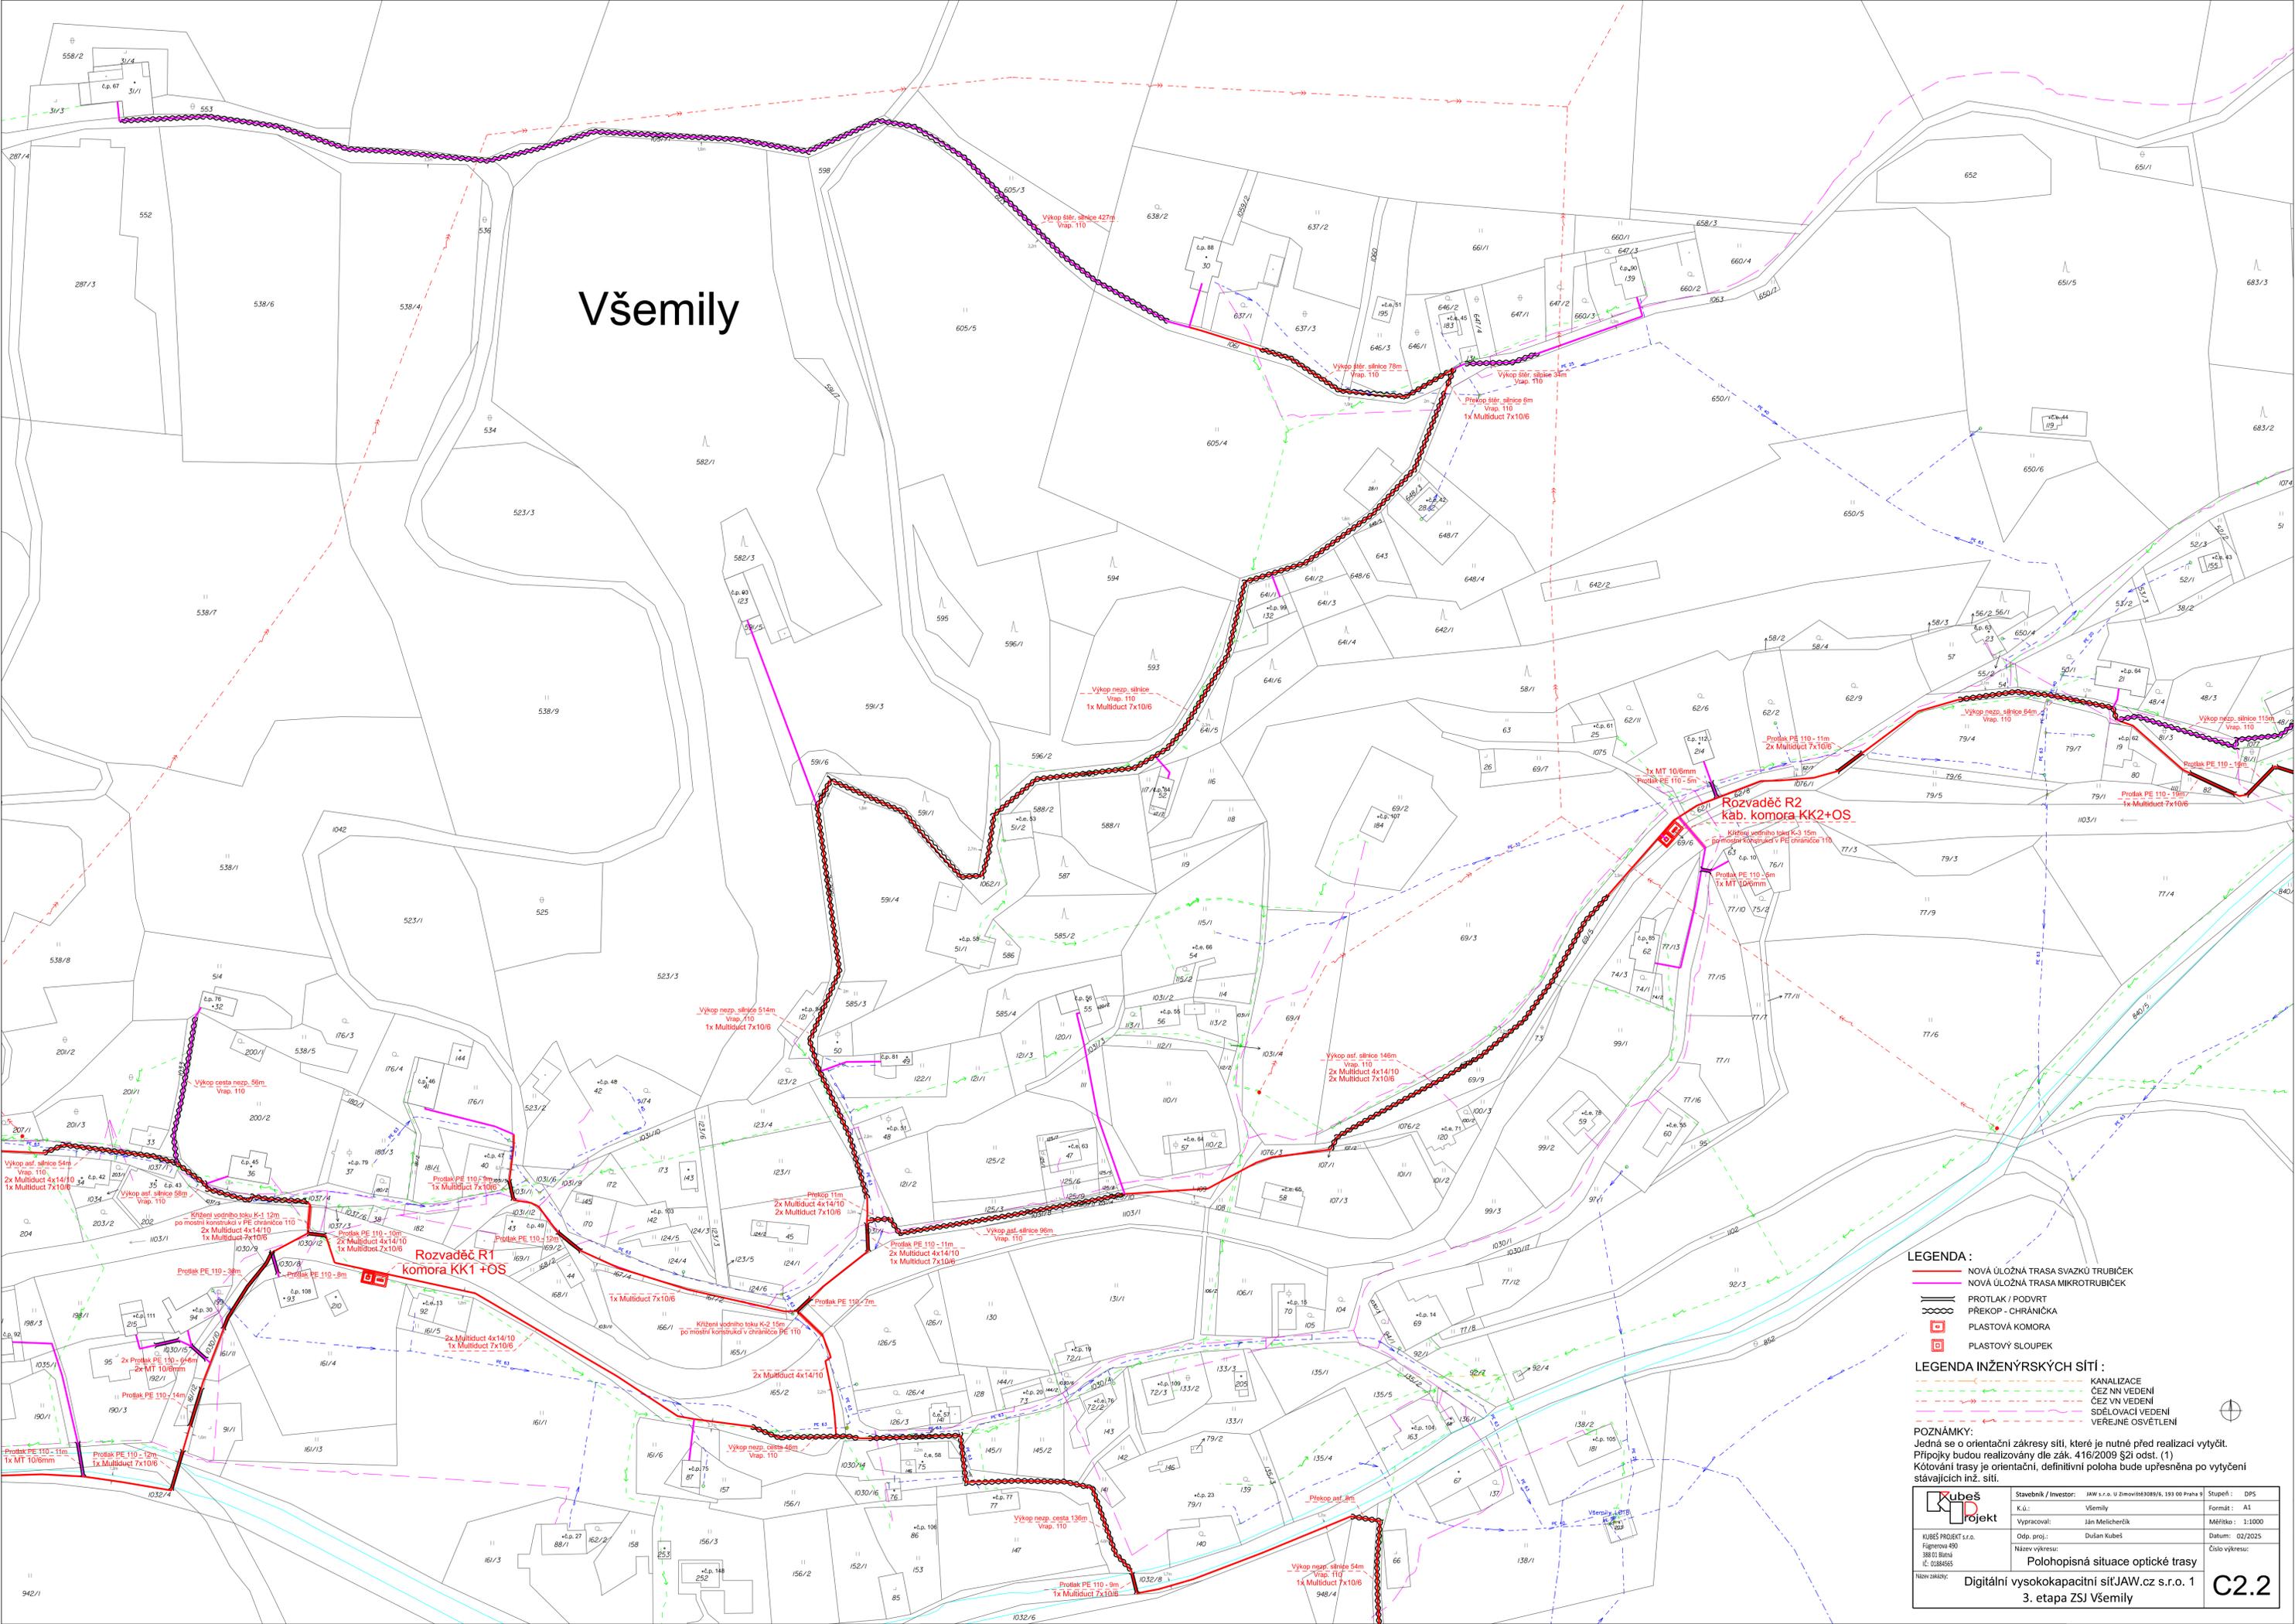

- LEGENDA :**
- NOVÁ ÚLOŽNÁ TRASA SVAZKŮ TRUBICEK
 - NOVÁ ÚLOŽNÁ TRASA MIKROTRUBICEK
 - PROTLAK / PODVRT
 - PŘEKOP - CHRÁNIČKA
 - PĚŠŤOVÁ KOMORA
 - PĚŠŤOVÝ SLOUPEK

- LEGENDA INŽENÝRSKÝCH SÍTÍ :**
- KANALIZACE
 - ČEZ NN VEDENÍ
 - ČEZ VN VEDENÍ
 - SĚLOVACÍ VEDENÍ
 - VEŘEJNÉ OSVĚLENÍ

POZNÁMKY:
 Jedná se o orientační záměry sítí, které je nutné před realizací vytyčít.
 Přípojky budou realizovány dle zák. 416/2009 ŠZi odst. (1)
 Kótování trasy je orientační, definitivní poloha bude upřesněna po vytyčení stávajících inž. sítí.

	Stavebník / Investor: JAW s.r.o. U Zimovitého 308/6, 193 00 Praha 9	Stupeň: DPS
	K.ú.: Všemily	Formát: A1
HUBES PROJEKT s.r.o. Fajstova 490 388 01 Blatná IČ: 0284655	Vypracoval: Ján Melicherčík	Měřítko: 1:1000
	Odp. proj.: Dušan Kubeš	Datum: 02/2025
Název výkresu: Polohopisná situace optické trasy		Číslo výkresu:
Digitální vysokokapacitní síť JAW.cz s.r.o. 1. etapa ZSJ Všemily		C2.2